


加賀温泉駅全天候型広場施設施設

指定管理者の仕様書


別 冊

機械設備図


本施設は現在建設中であるため、今後、
設備等が一部変更となる可能性があります。

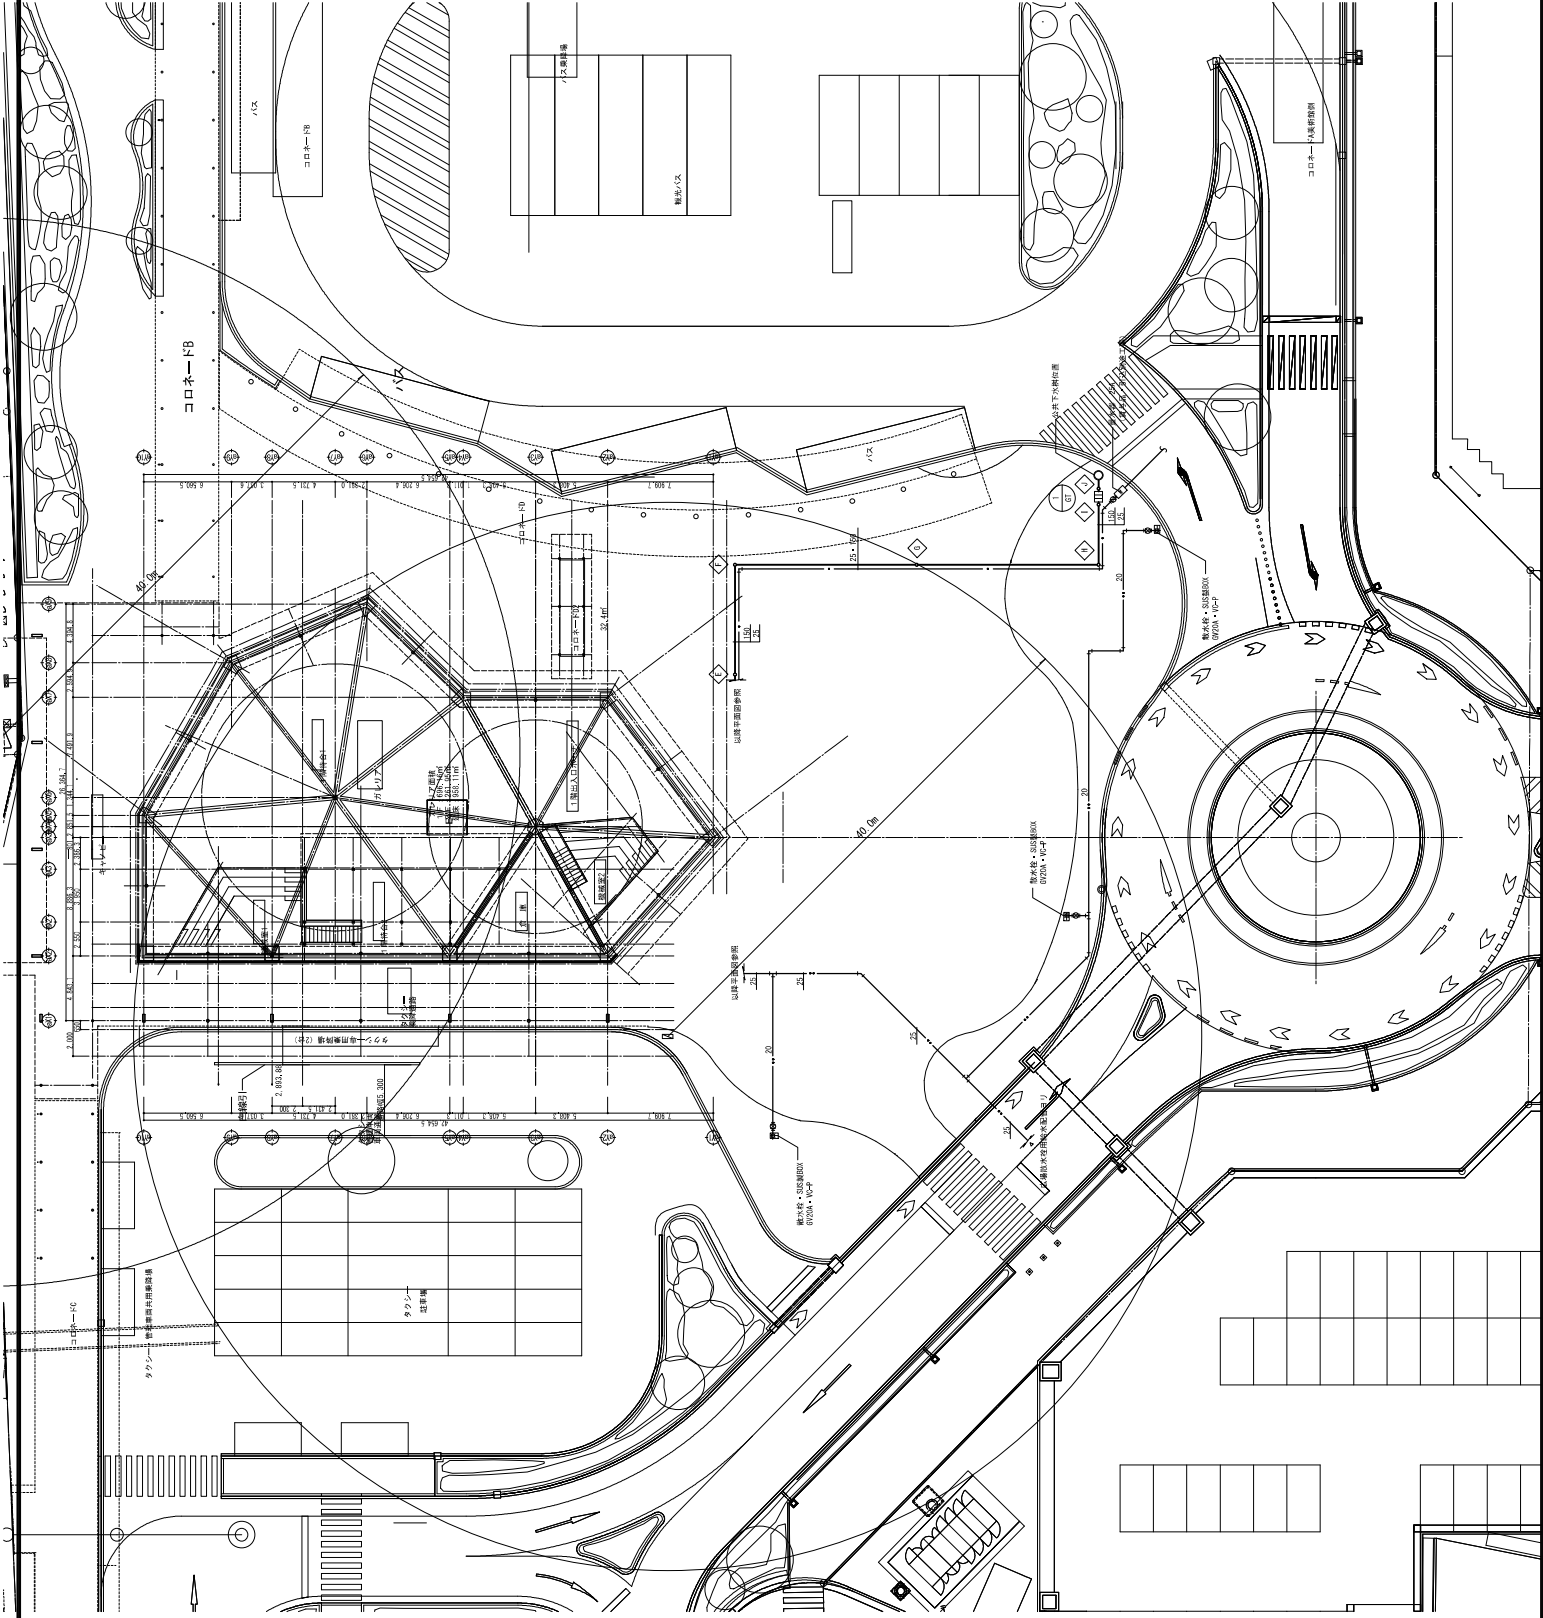

名称	加賀温泉駅前広場全天候型広場施設建設工事（ガレリア）			
図名	構構設備	配置図	図面番号	M-04
縮尺	A3 : 1/400	A1 : 1/200	日付	2024.7
金沢計画研究所・ミナミ子建築設計事務所 特定業務共同企業体				

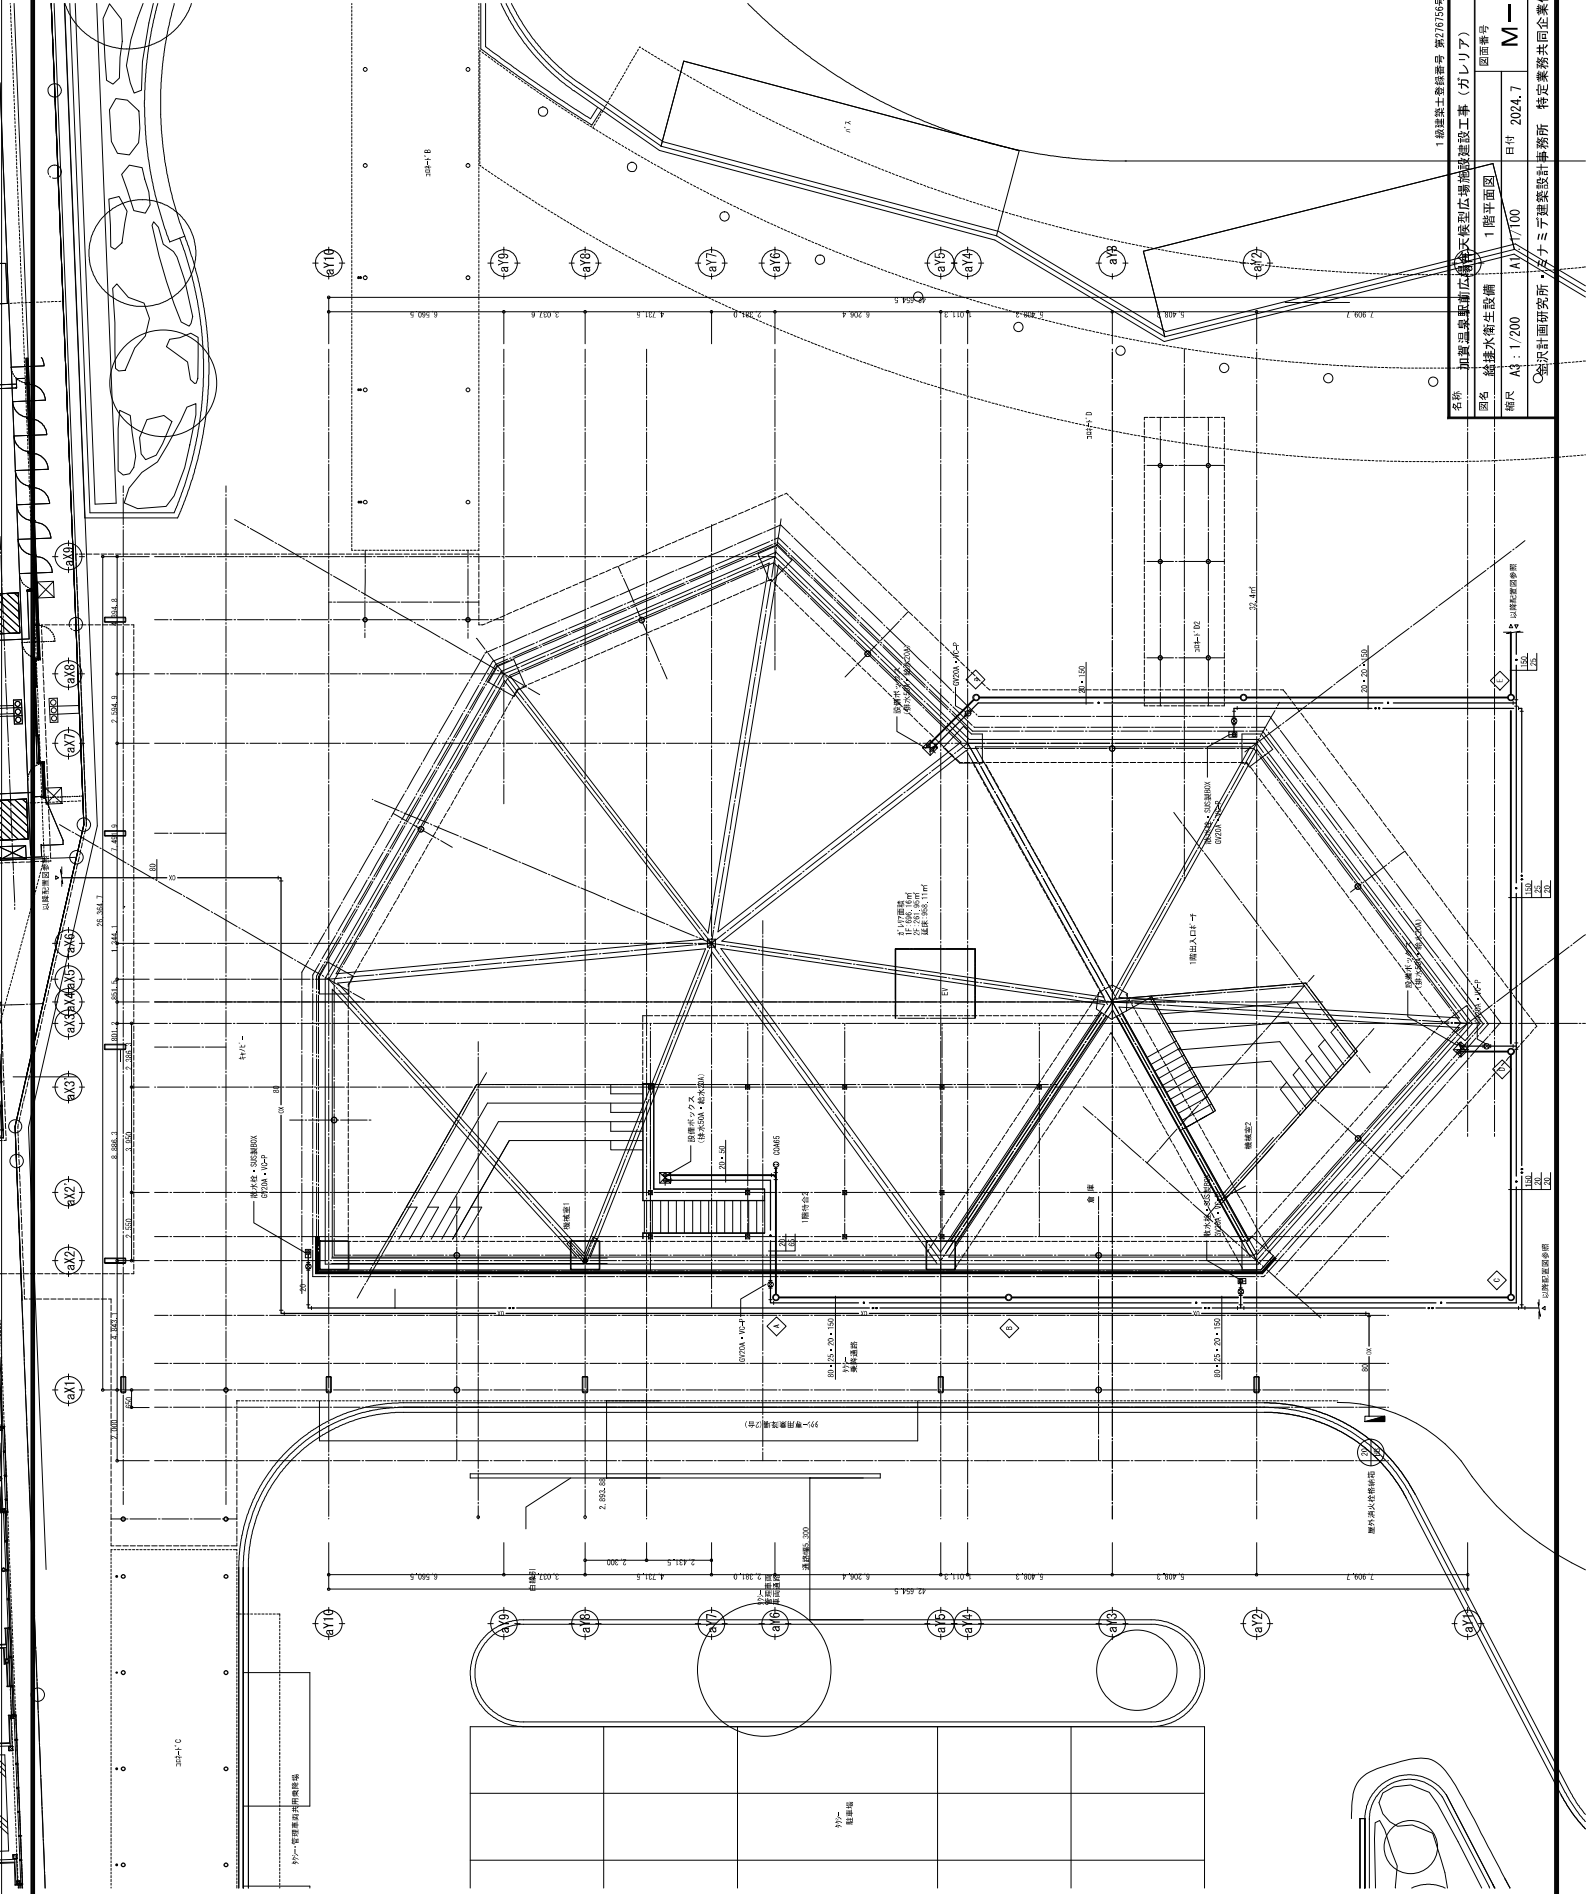


1級建築士事務所 第2755号 熱誠 蔵和			
名称	加賀温泉駅広域型広域型建設工事（分りア）		
図名	1階平面図		
縮尺	A3 : 1/200	A1 : 1/100	図面番号
日付	2024.7		M-06
Q&A計画研究所・ナナミ建築設計事務所 特定業務共同企業体			

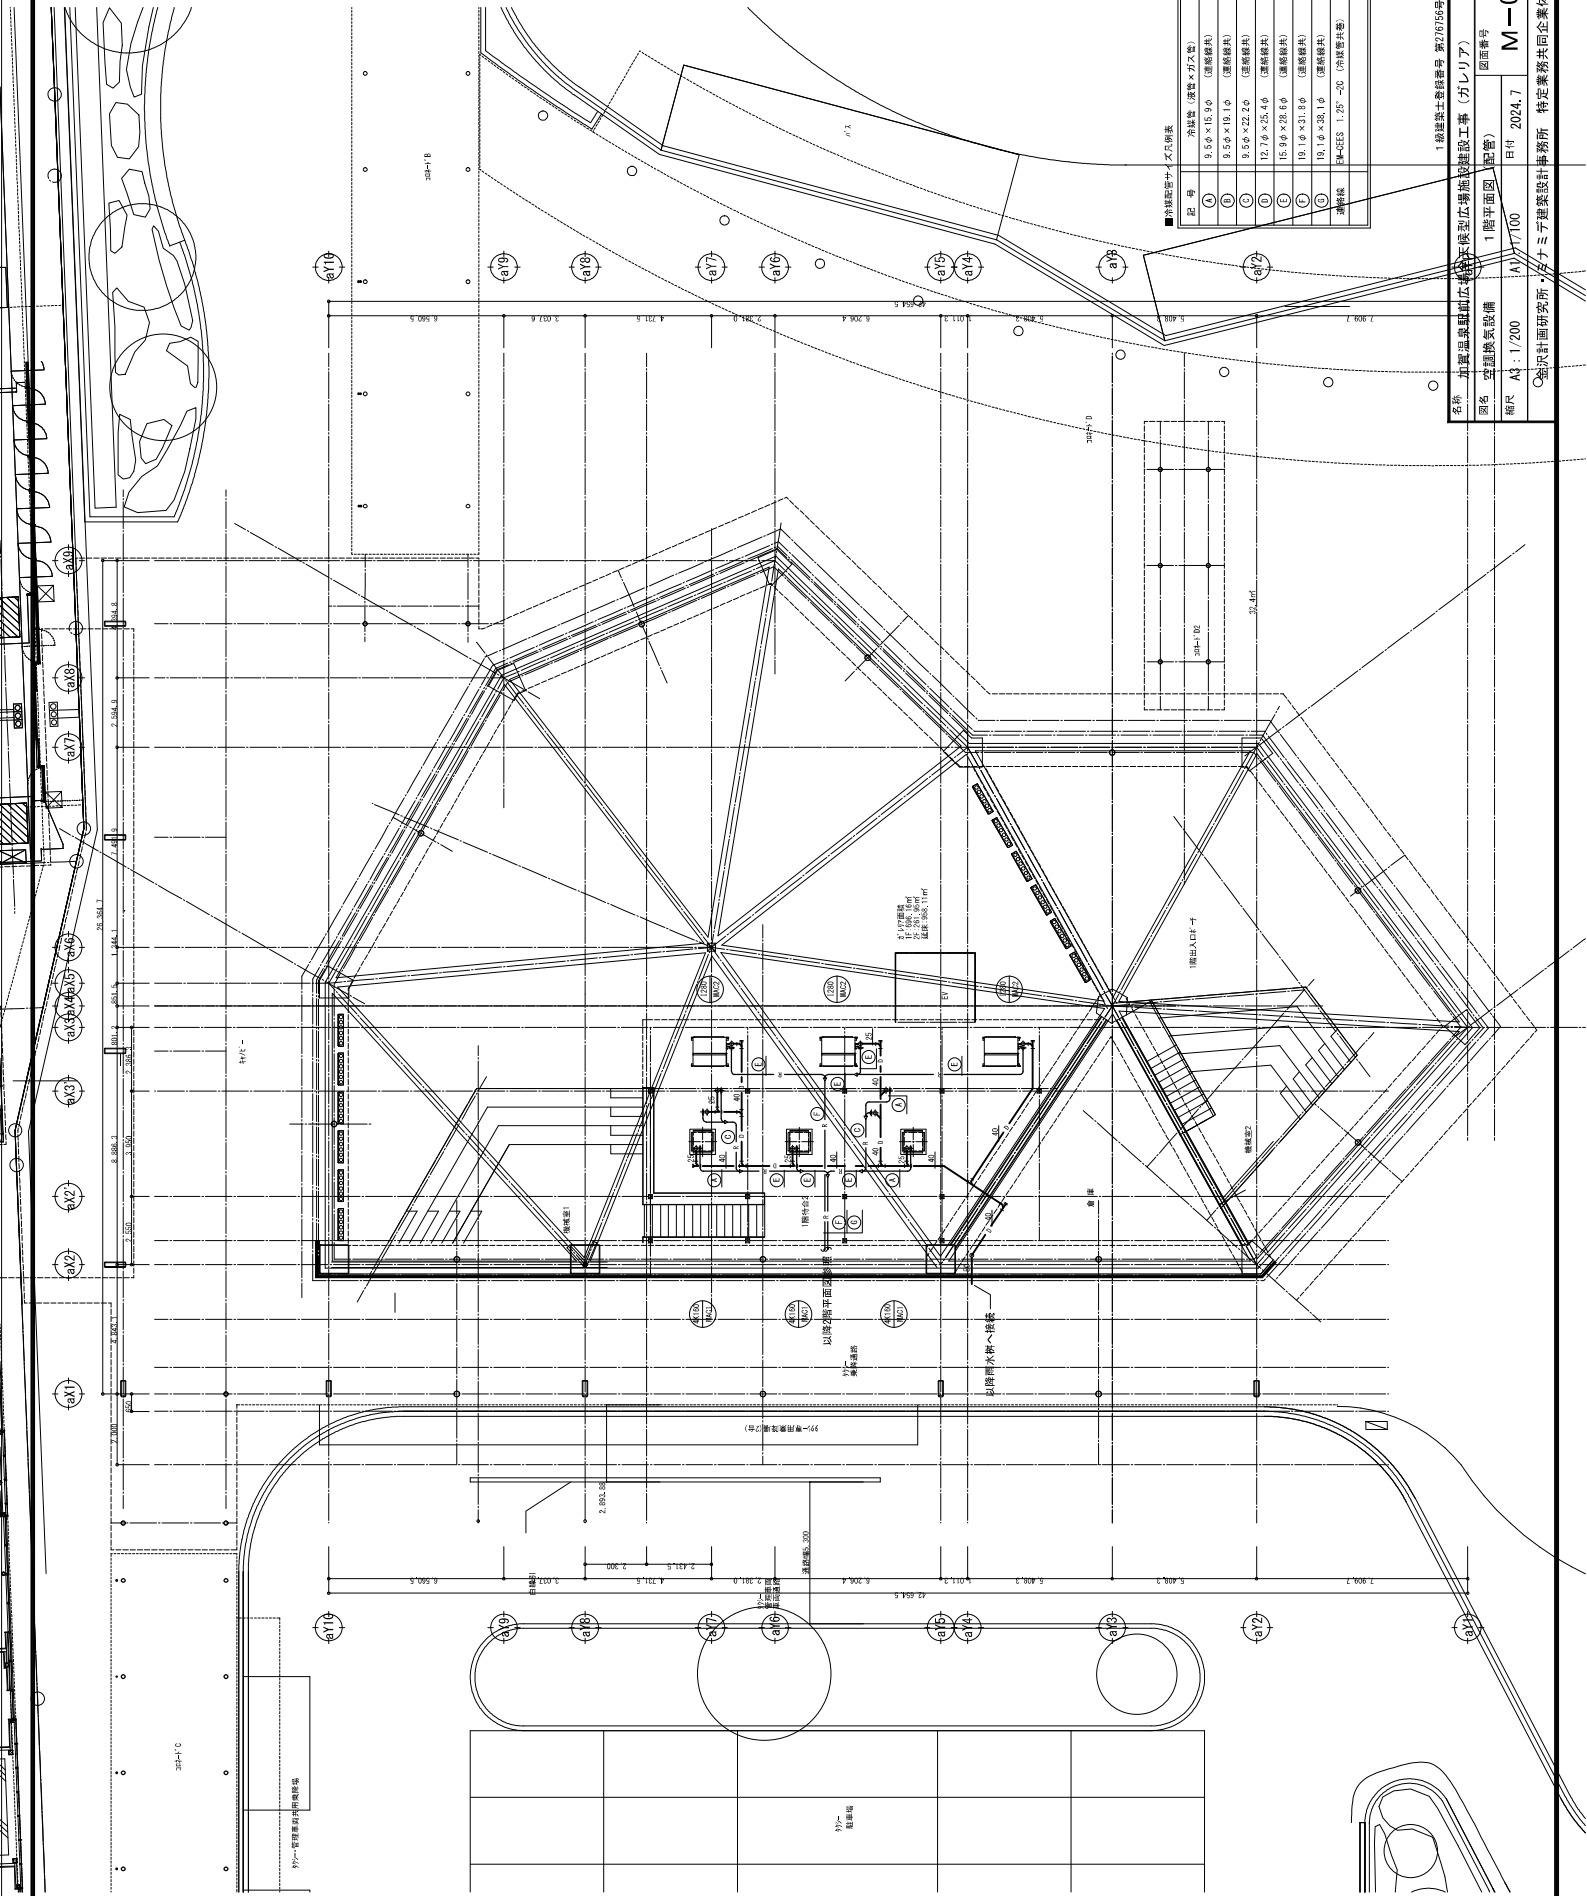


■ 外観窓サマズ新表	
窓 号	外観窓 設置サマズ
①	9.5φ × 18.2φ (連続開口)
②	9.5φ × 18.1φ (連続開口)
③	9.5φ × 22.2φ (連続開口)
④	12.7φ × 25.4φ (連続開口)
⑤	15.9φ × 28.6φ (連続開口)
⑥	19.1φ × 31.8φ (連続開口)
⑦	19.1φ × 31.8φ (連続開口)
⑧	19.1φ × 31.8φ (連続開口)
⑨	19.1φ × 31.8φ (連続開口)
⑩	19.1φ × 31.8φ (連続開口)
⑪	19.1φ × 31.8φ (連続開口)
⑫	19.1φ × 31.8φ (連続開口)
⑬	19.1φ × 31.8φ (連続開口)
⑭	19.1φ × 31.8φ (連続開口)
⑮	19.1φ × 31.8φ (連続開口)
⑯	19.1φ × 31.8φ (連続開口)
⑰	19.1φ × 31.8φ (連続開口)
⑱	19.1φ × 31.8φ (連続開口)
⑲	19.1φ × 31.8φ (連続開口)
⑳	19.1φ × 31.8φ (連続開口)
㉑	19.1φ × 31.8φ (連続開口)
㉒	19.1φ × 31.8φ (連続開口)
㉓	19.1φ × 31.8φ (連続開口)
㉔	19.1φ × 31.8φ (連続開口)
㉕	19.1φ × 31.8φ (連続開口)
㉖	19.1φ × 31.8φ (連続開口)
㉗	19.1φ × 31.8φ (連続開口)
㉘	19.1φ × 31.8φ (連続開口)
㉙	19.1φ × 31.8φ (連続開口)
㉚	19.1φ × 31.8φ (連続開口)
㉛	19.1φ × 31.8φ (連続開口)
㉜	19.1φ × 31.8φ (連続開口)
㉝	19.1φ × 31.8φ (連続開口)
㉞	19.1φ × 31.8φ (連続開口)
㉟	19.1φ × 31.8φ (連続開口)
㊱	19.1φ × 31.8φ (連続開口)
㊲	19.1φ × 31.8φ (連続開口)
㊳	19.1φ × 31.8φ (連続開口)
㊴	19.1φ × 31.8φ (連続開口)
㊵	19.1φ × 31.8φ (連続開口)
㊶	19.1φ × 31.8φ (連続開口)
㊷	19.1φ × 31.8φ (連続開口)
㊸	19.1φ × 31.8φ (連続開口)
㊹	19.1φ × 31.8φ (連続開口)
㊺	19.1φ × 31.8φ (連続開口)
㊻	19.1φ × 31.8φ (連続開口)
㊼	19.1φ × 31.8φ (連続開口)
㊽	19.1φ × 31.8φ (連続開口)
㊾	19.1φ × 31.8φ (連続開口)
㊿	19.1φ × 31.8φ (連続開口)


名称 加賀温泉駅周辺の環境整備工事（ガレリア）
図名 空調換気設備
縮尺 A3 : 1/200
図面番号 M-07
日付 2024.7
設計者 特定業務共同企業体

1級建築士登録番号 第27675号 熱崎 龍和
1階平面図
図面番号

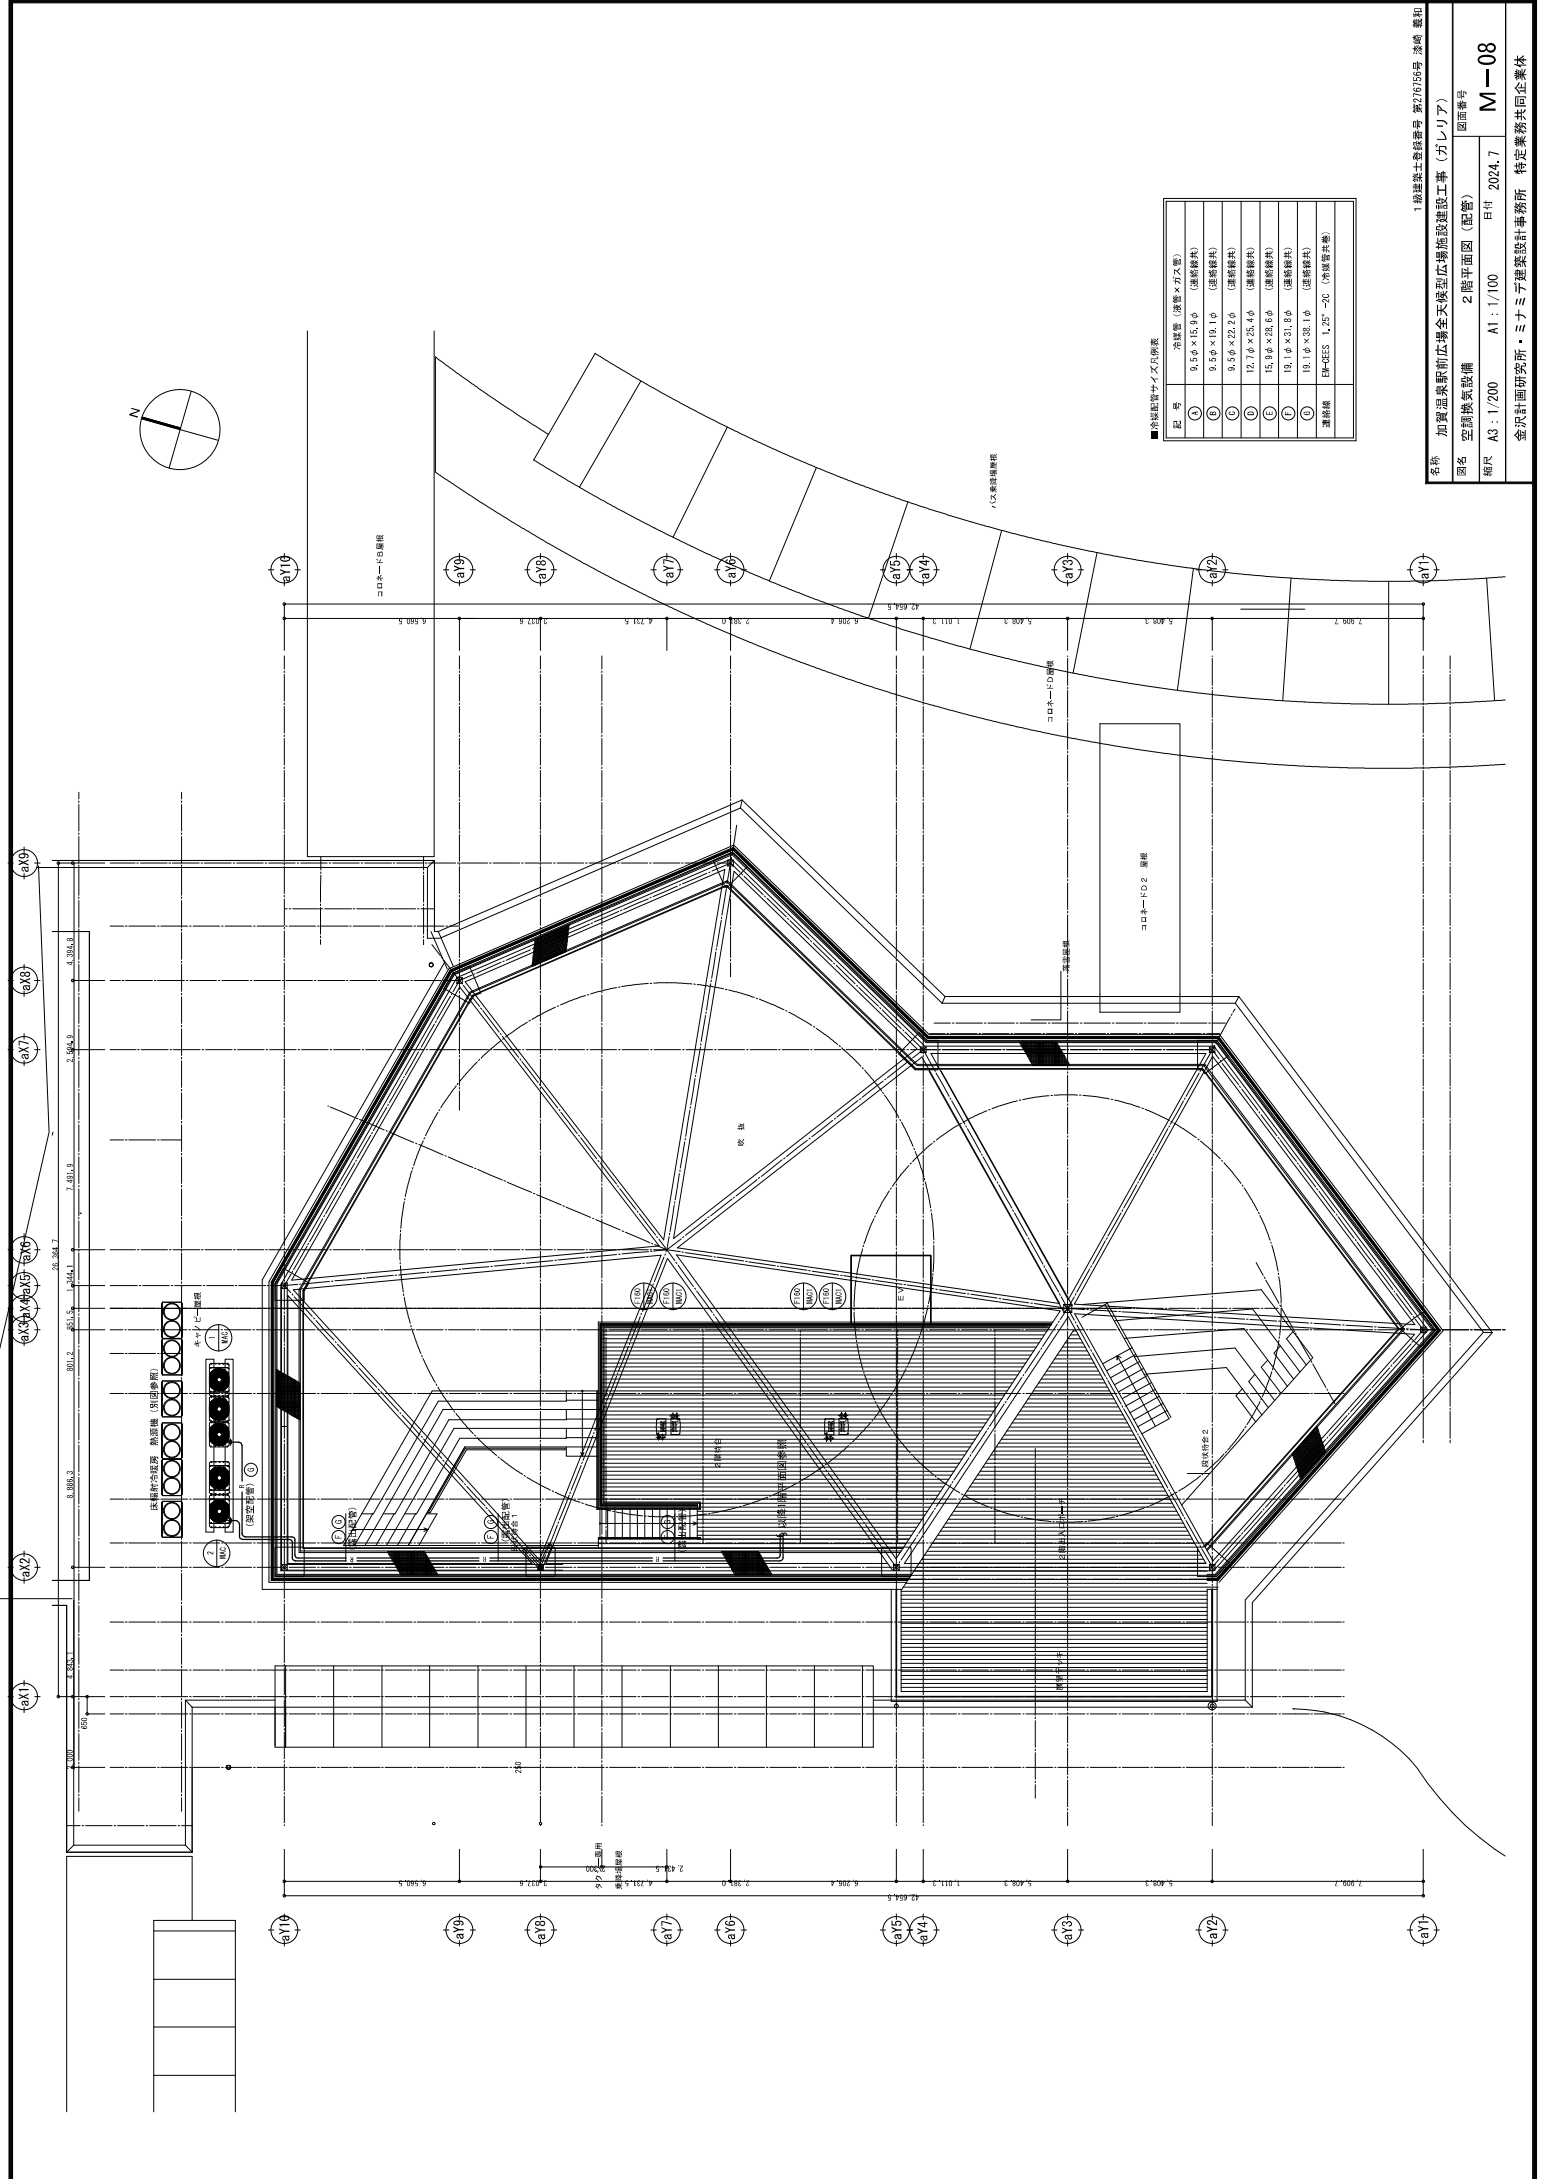


■ 外気取入サイズと仕様	
記号	仕様
A	9.5φ × 15.8φ (通風線)
B	9.5φ × 19.1φ (通風線)
C	9.5φ × 22.2φ (通風線)
D	12.7φ × 25.4φ (通風線)
E	15.9φ × 28.6φ (通風線)
F	19.1φ × 31.8φ (通風線)
G	19.1φ × 38.1φ (通風線)
通風機	FW-DESS 1.25" ~ 20" (外気取入機)

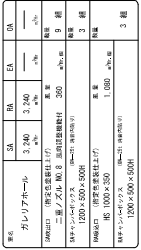

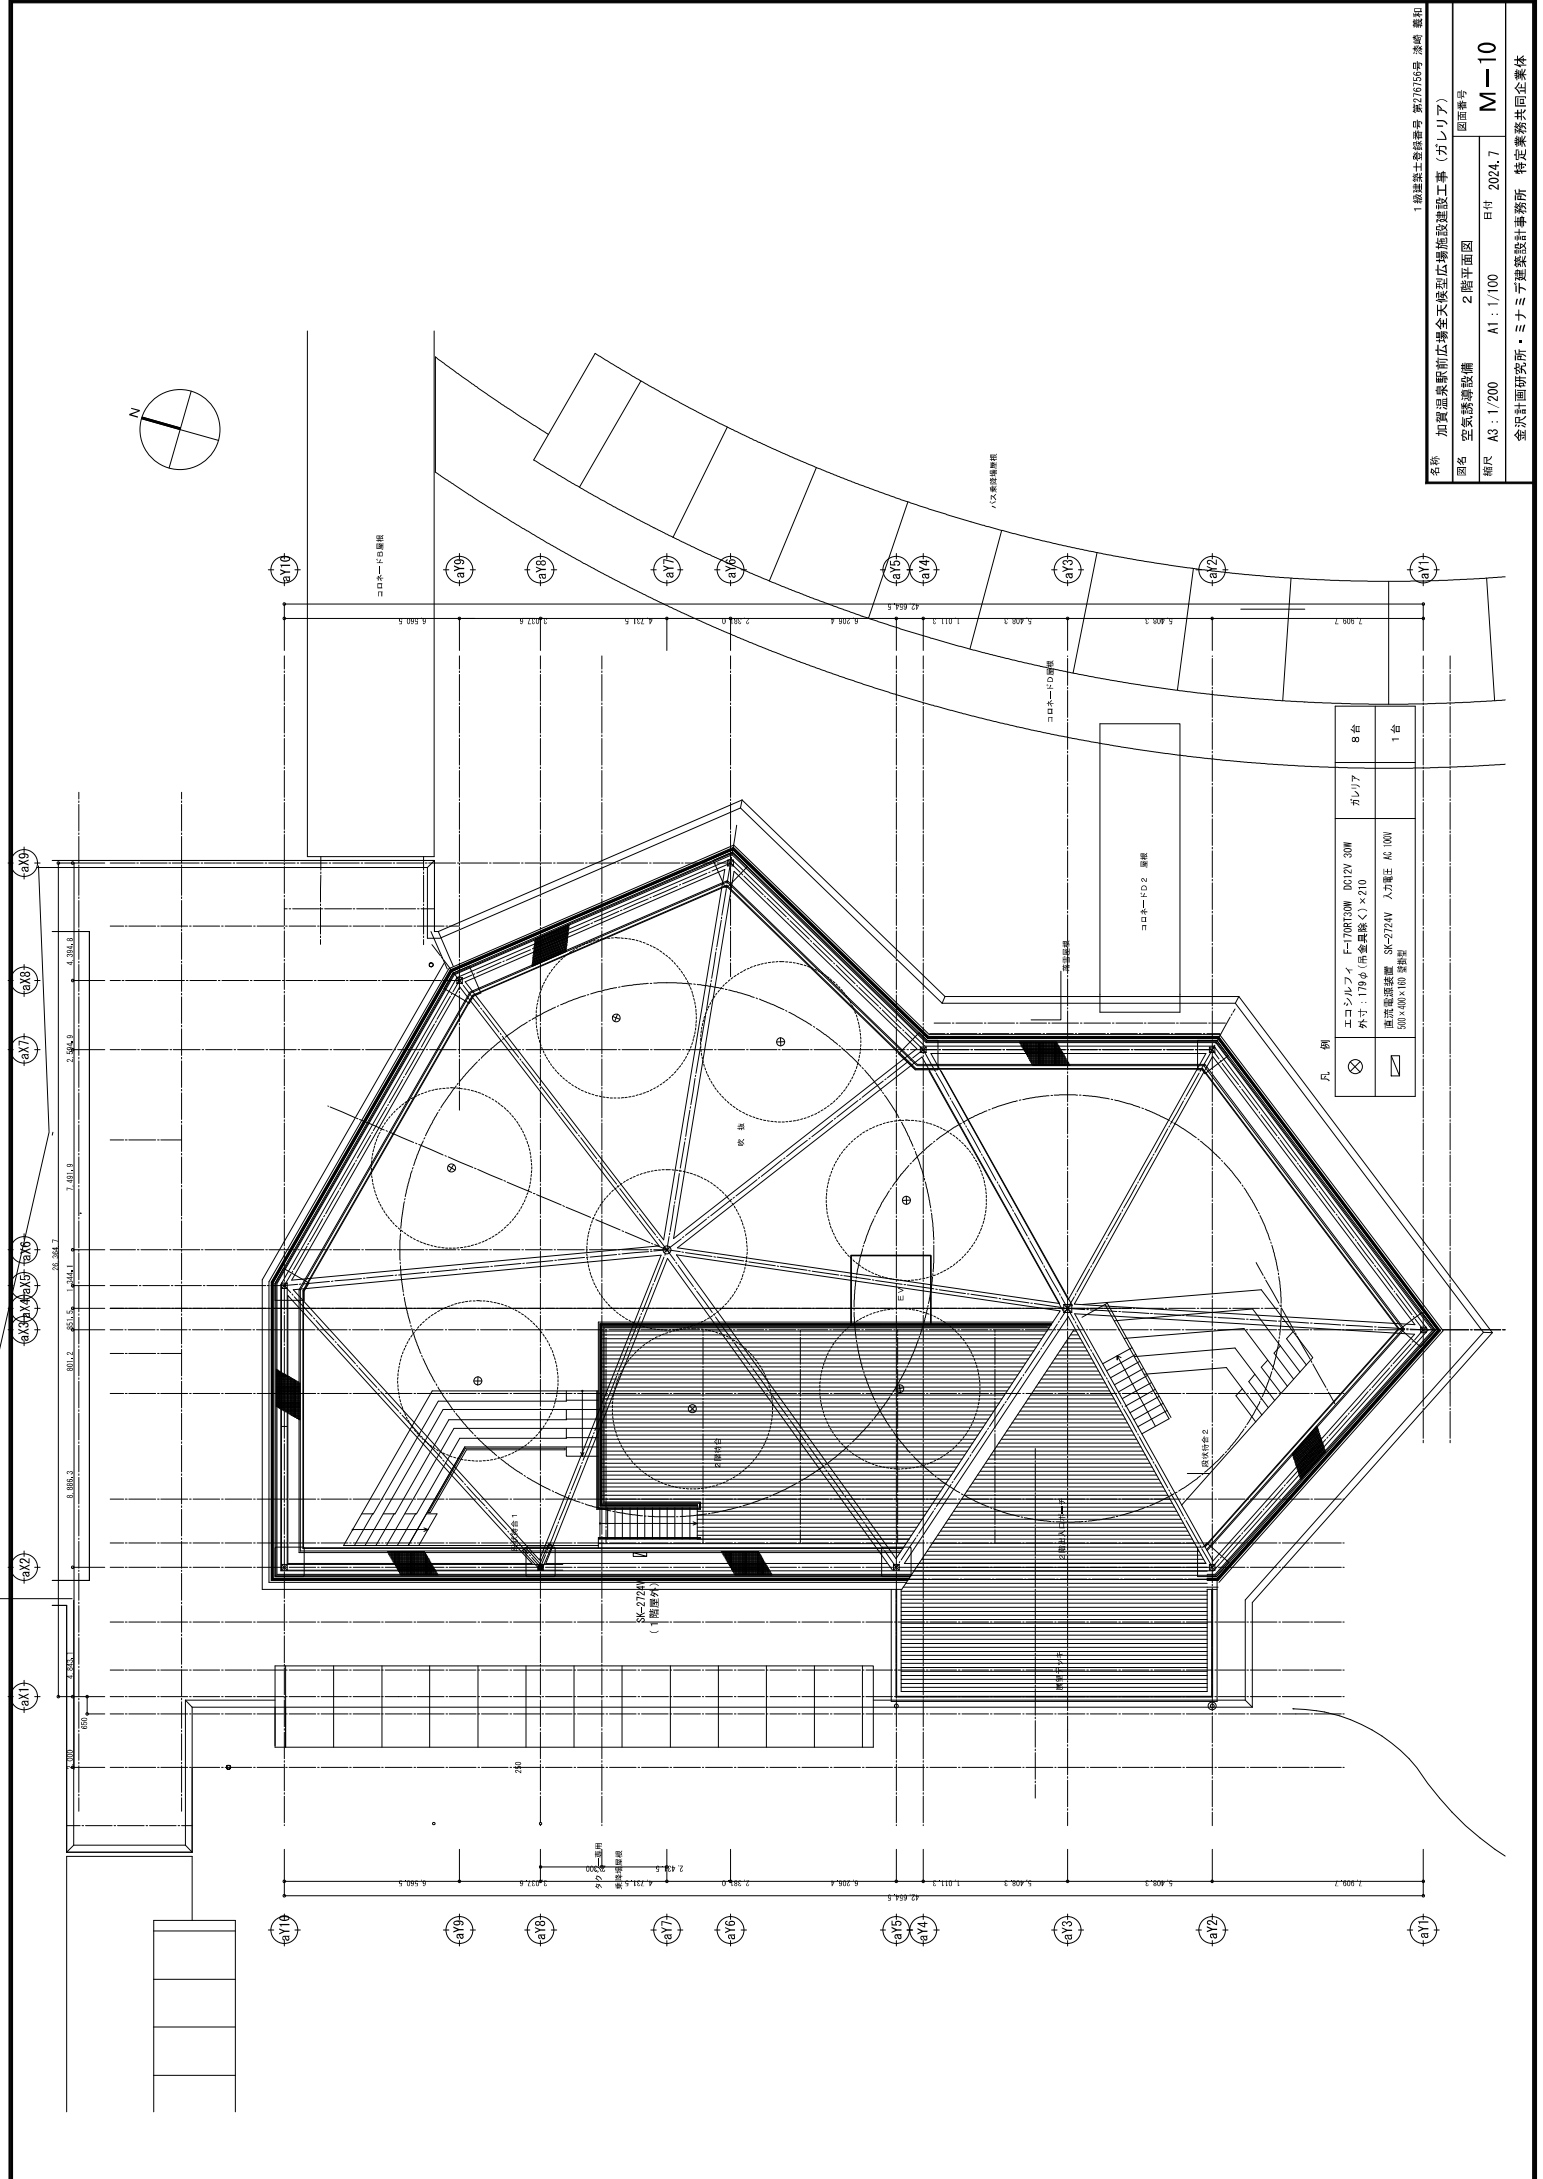

凡 例			
⊗	エコシルフィ F-170RT30W DC12V 30W 外寸: 179φ(含金具脱)×210	ガレリ	8 台
⊞	直流電源装置 SK-2724W 入力電圧 AC 100V 500×400×100 壁掛け型		1 台

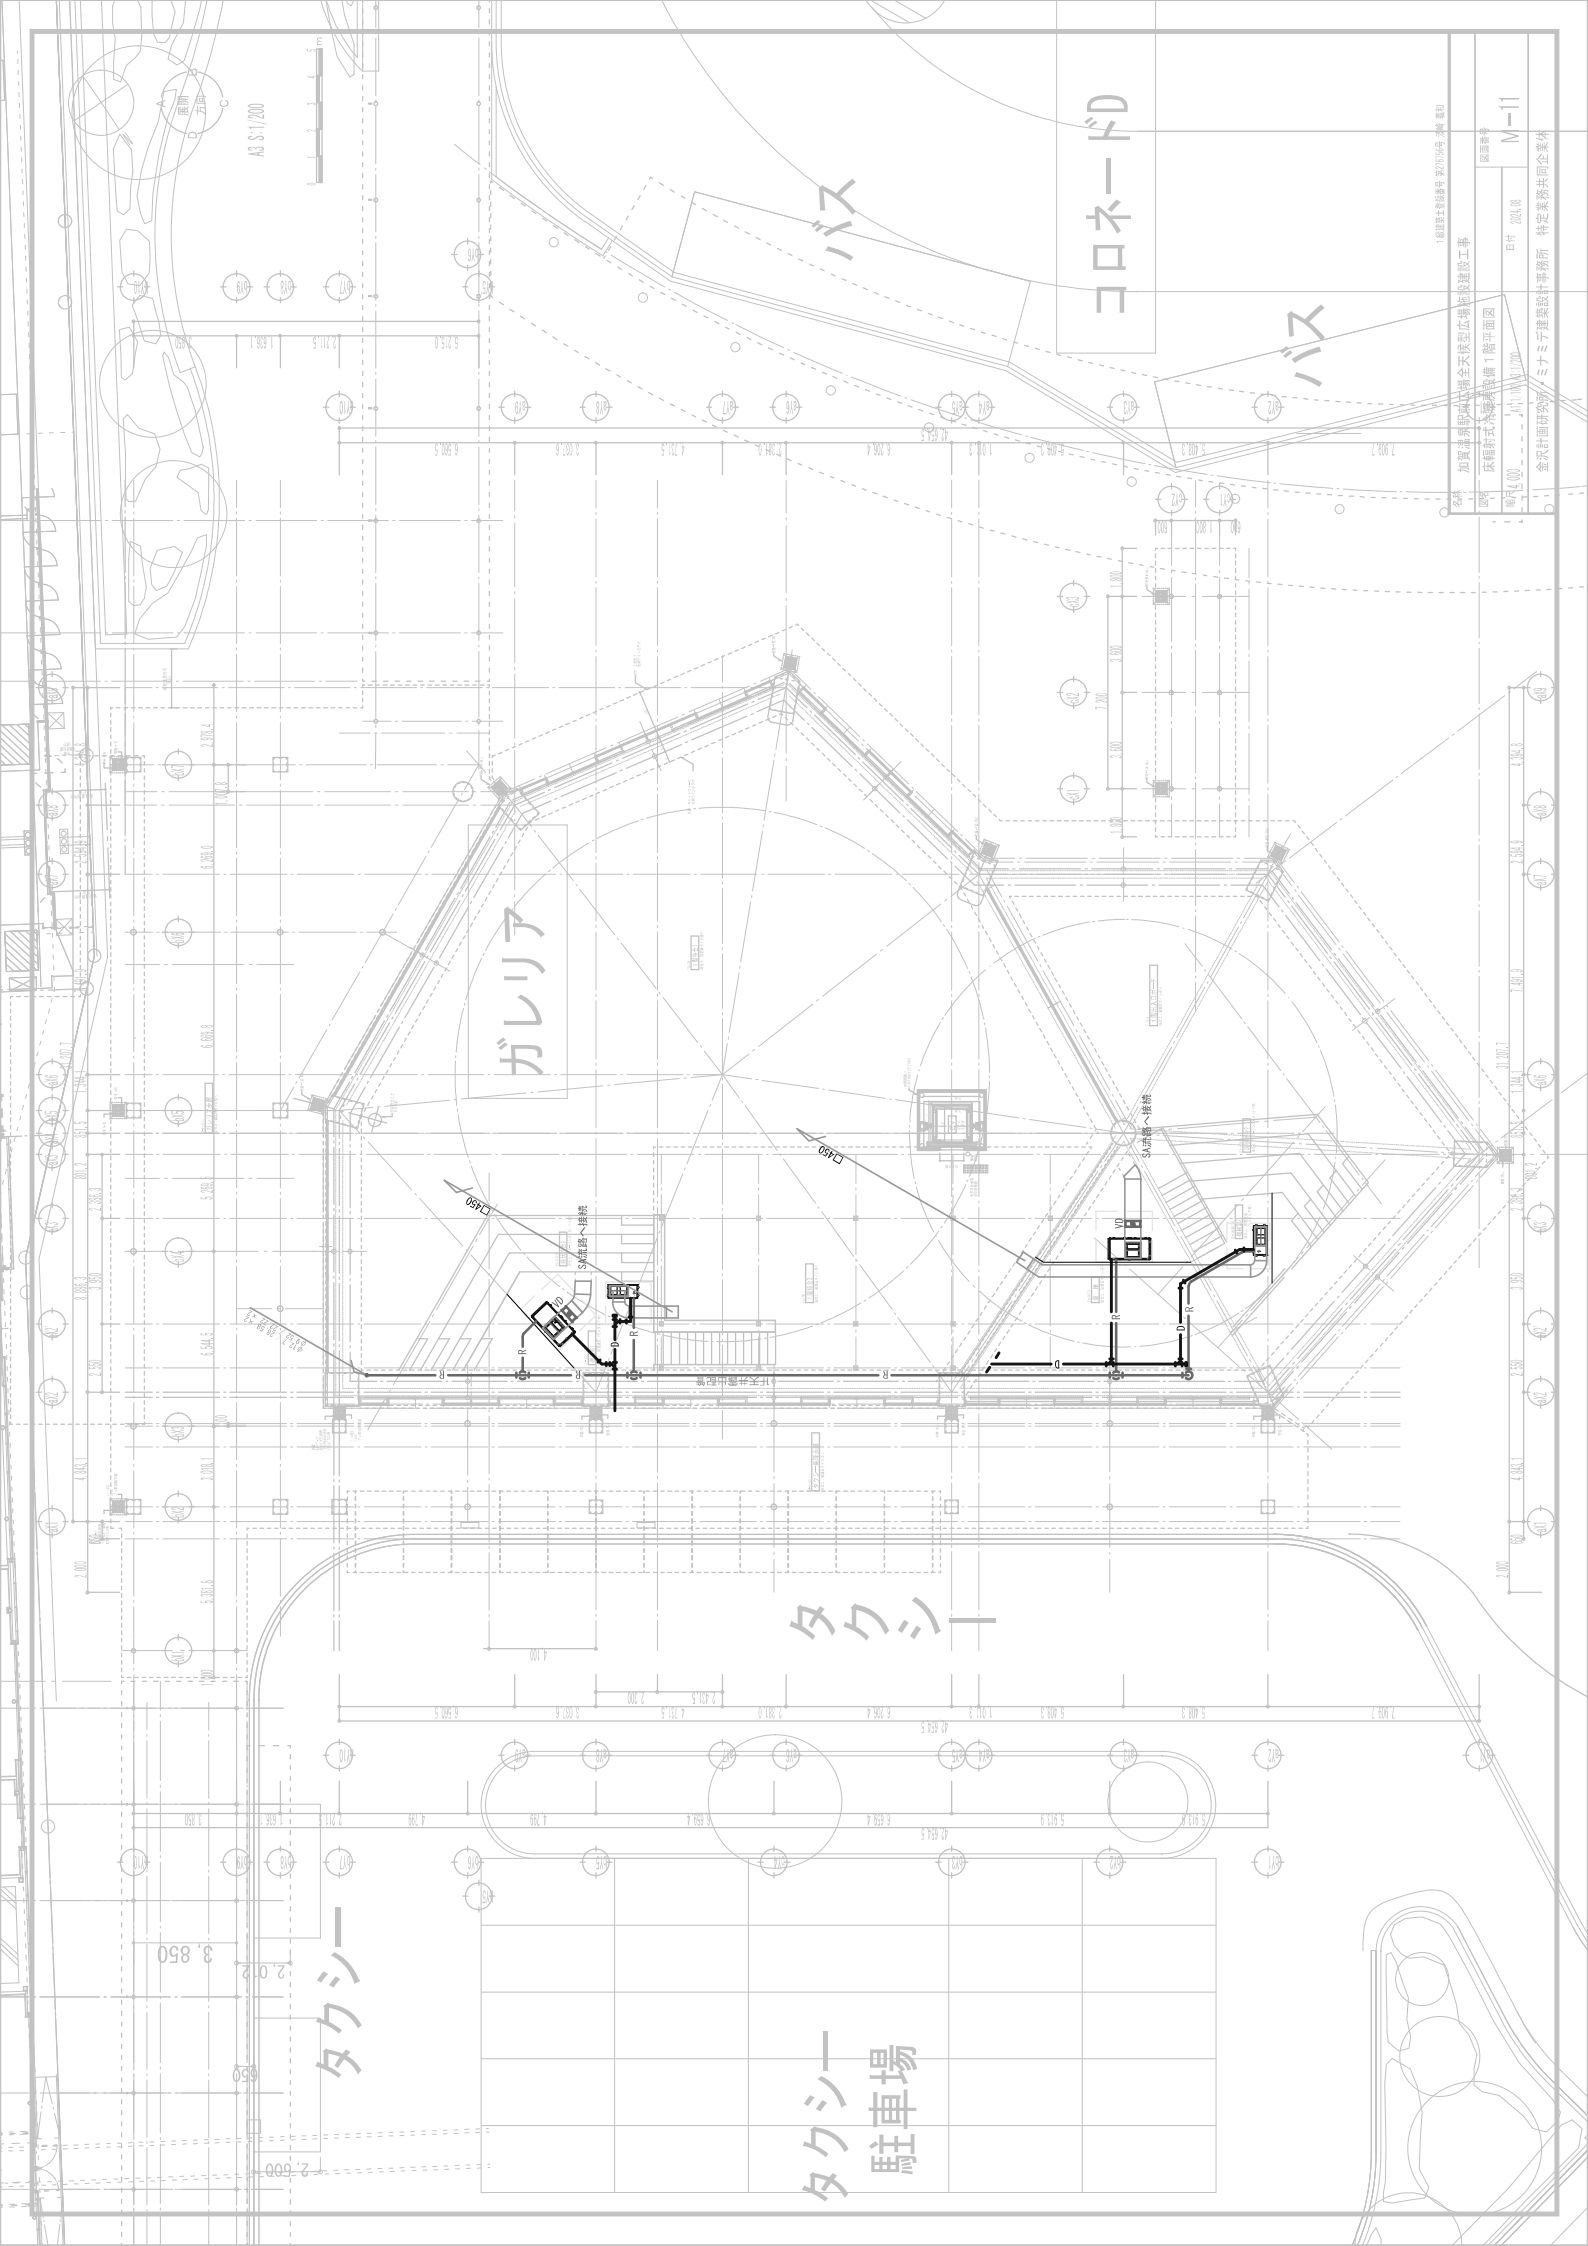

コロネード

バス


ギャラリー

タクシー

タクシー

タクシー
駐車場

1. 建設士登録番号 第12345号 第1期 第1号
名称 加賀市立総合文化センター新築工事
図面番号 床間形式大規模改修 1階平面図
設計 2018.04
図面番号 M-11
金沢計画研究所 ミナミ建築設計事務所 特定業務共同企業体

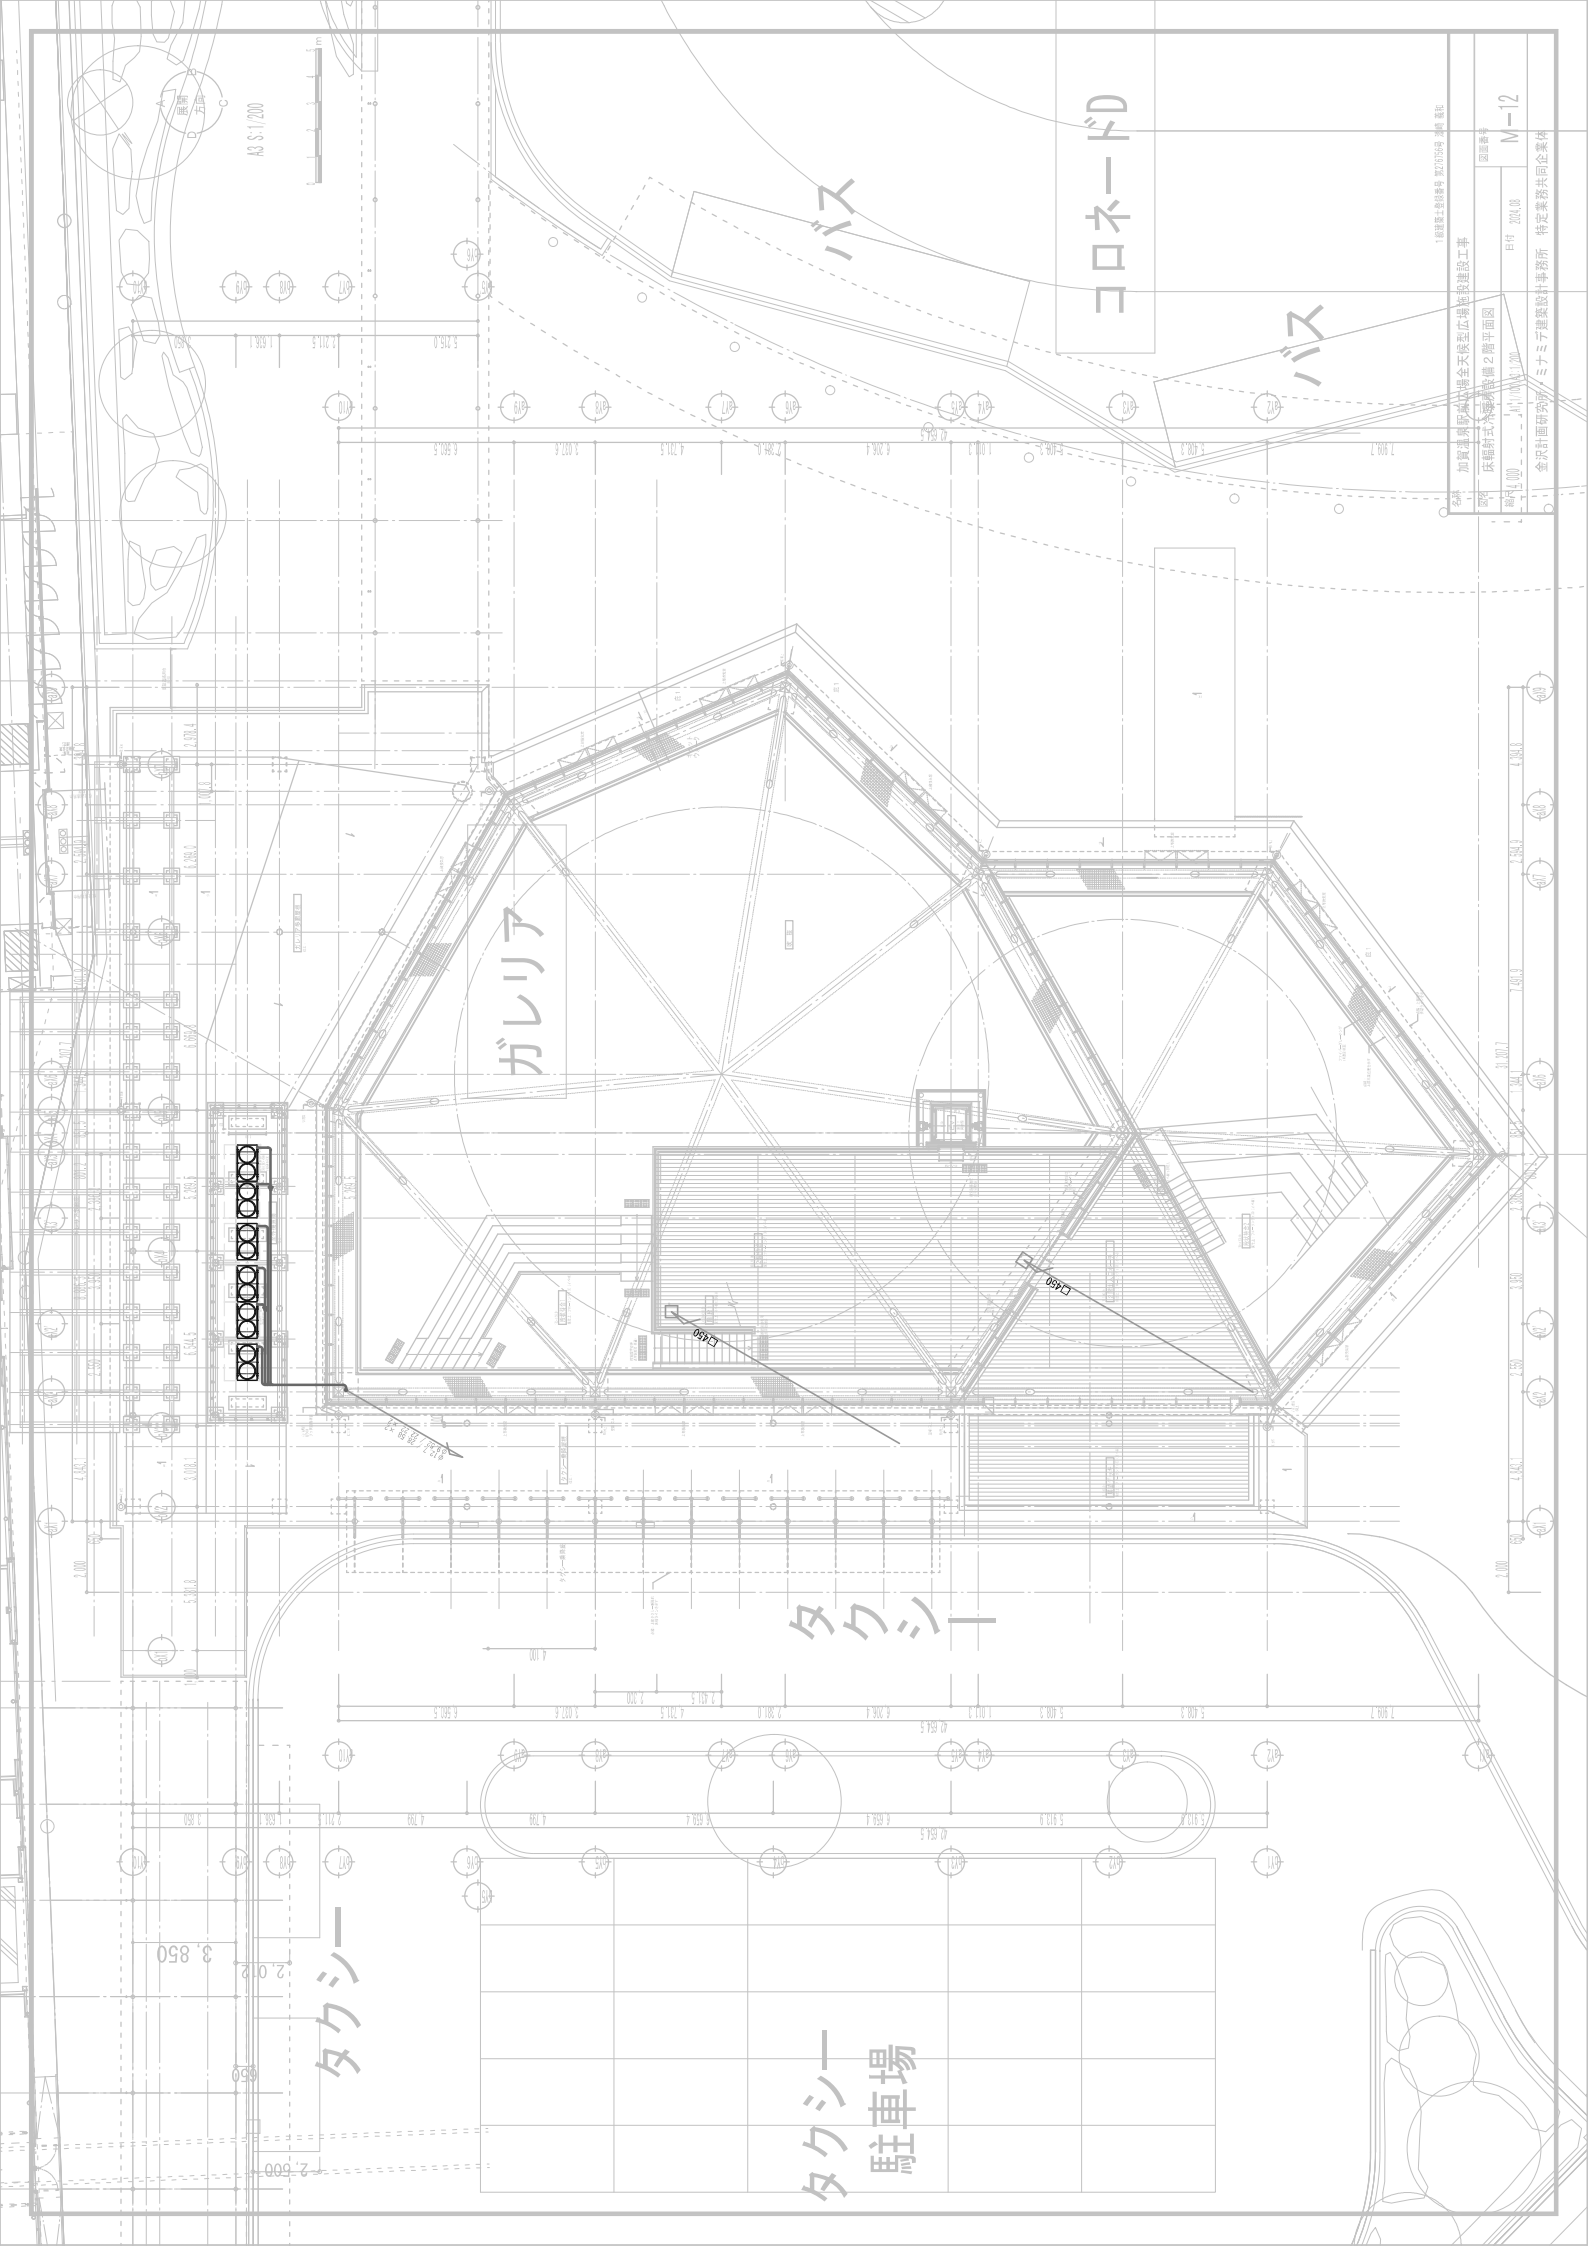

AS 1/200

タクシー

ギャラリー

タクシー

タクシー
駐車場

バス

コロネード

バス


1. 建築士登録番号 第12345号 建築 建築

加賀市立総合体育館全天候型広域施設建設工事

図面番号


M-12

図面番号
E14 2021.08
設計者
金沢計画設計事務所
特定業務共同企業体

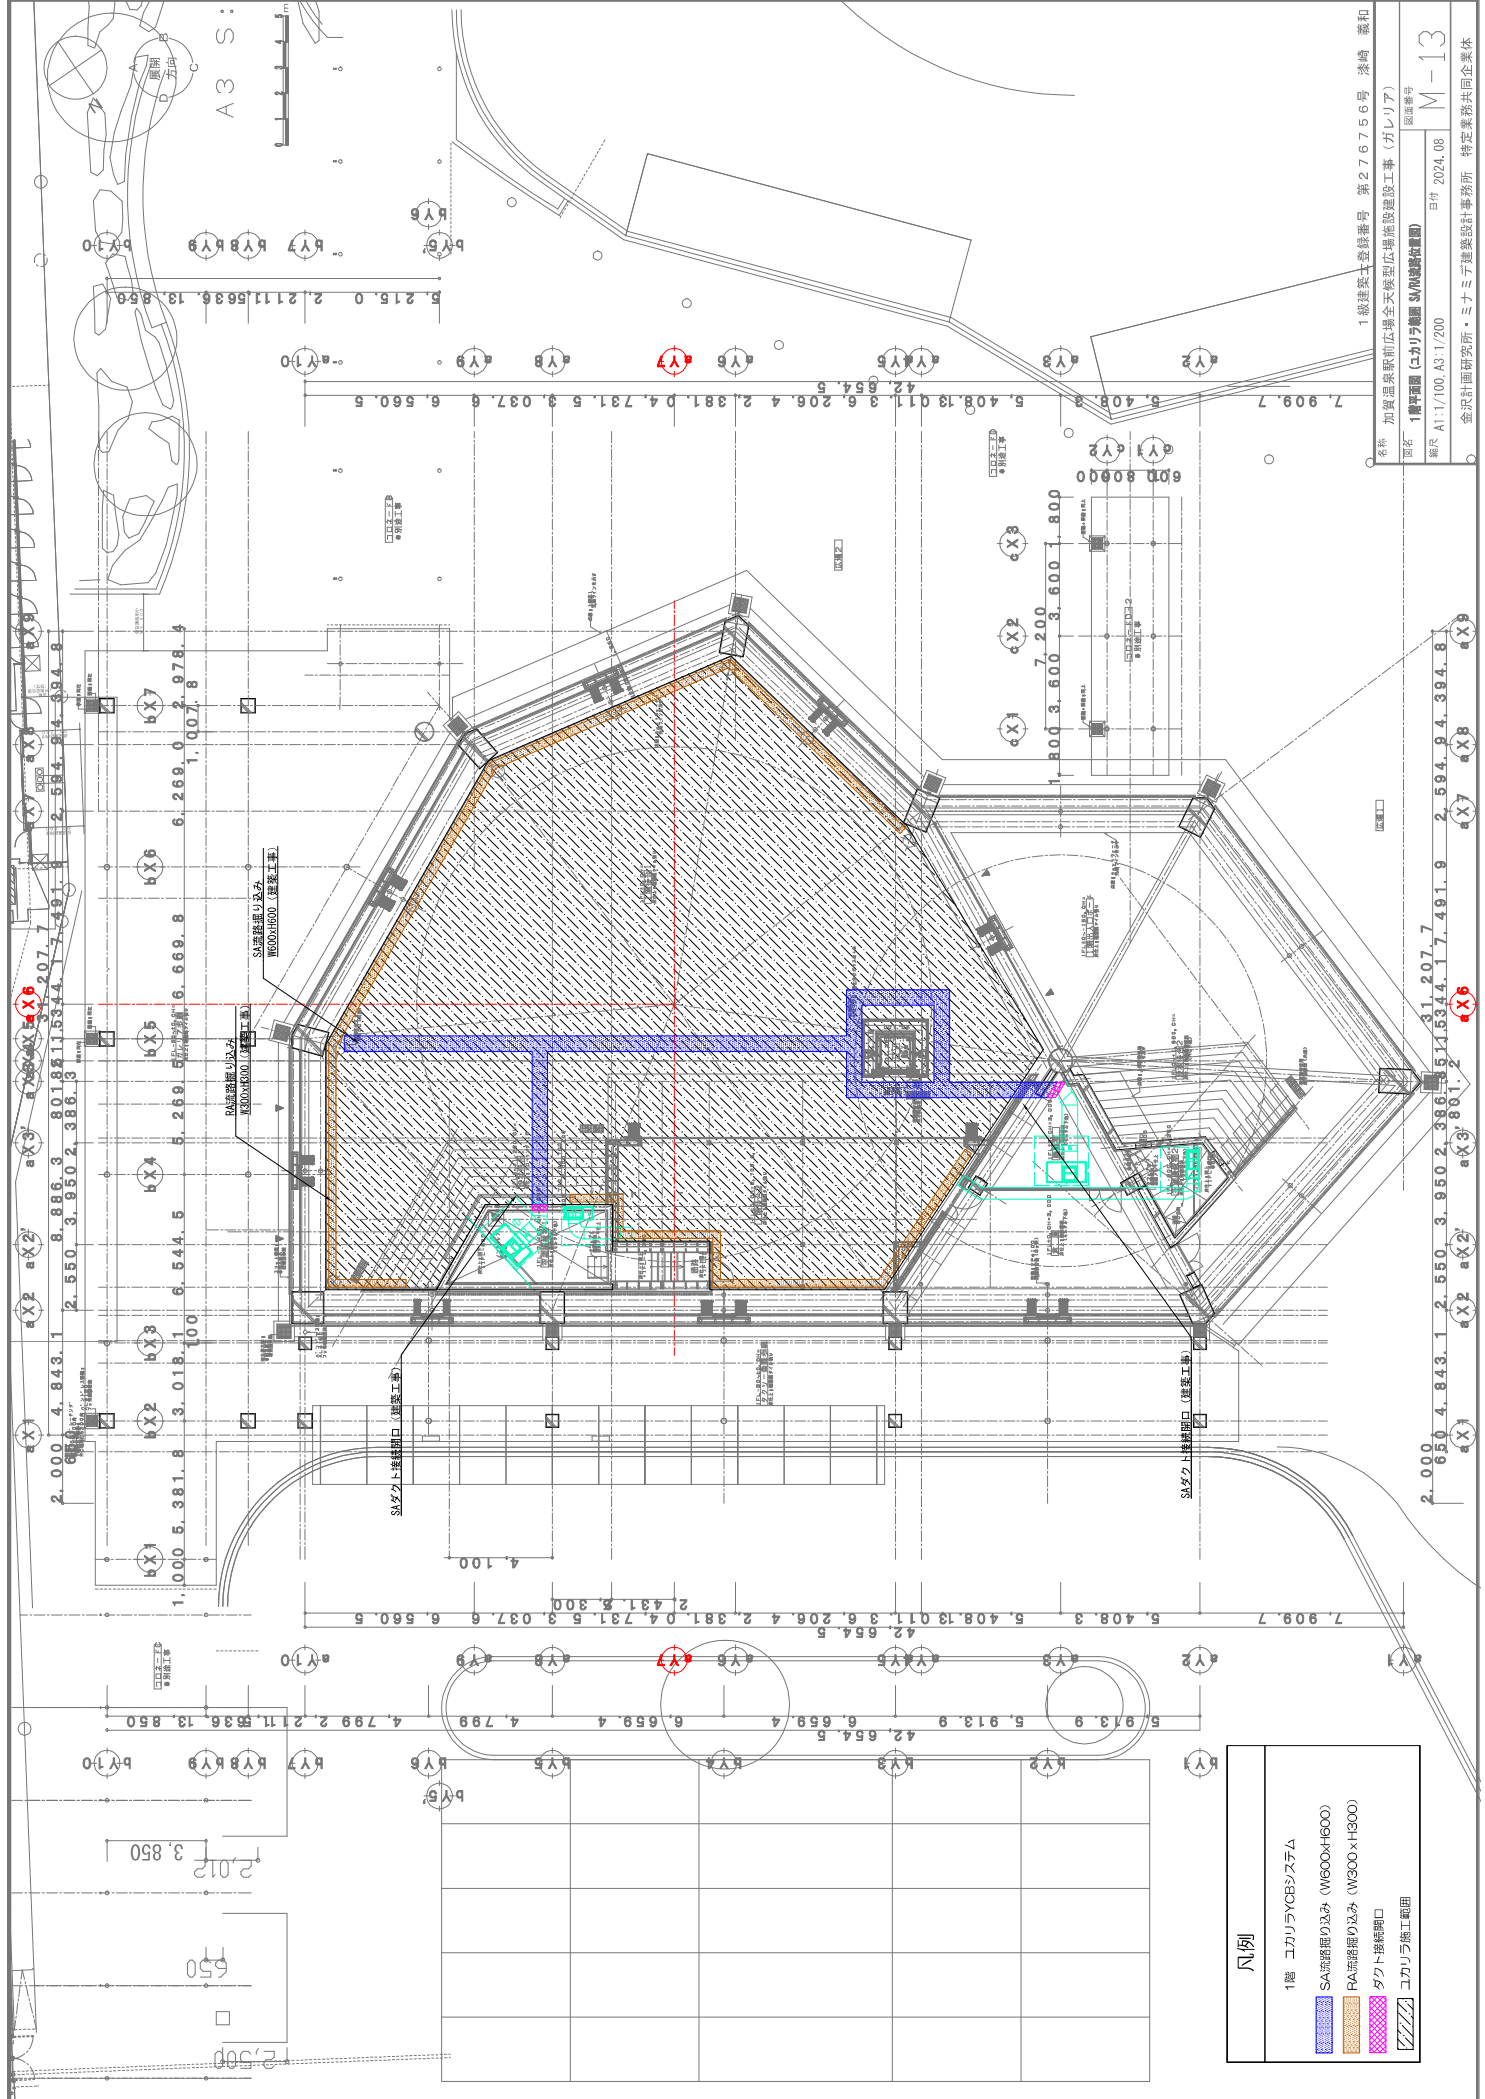

凡例

- 1階 ユカリラYCBシステム
- SA流路掘り込み (W600xH600)
- RA流路掘り込み (W300xH300)
- ダクト接続開口
- ユカリラ施工範囲

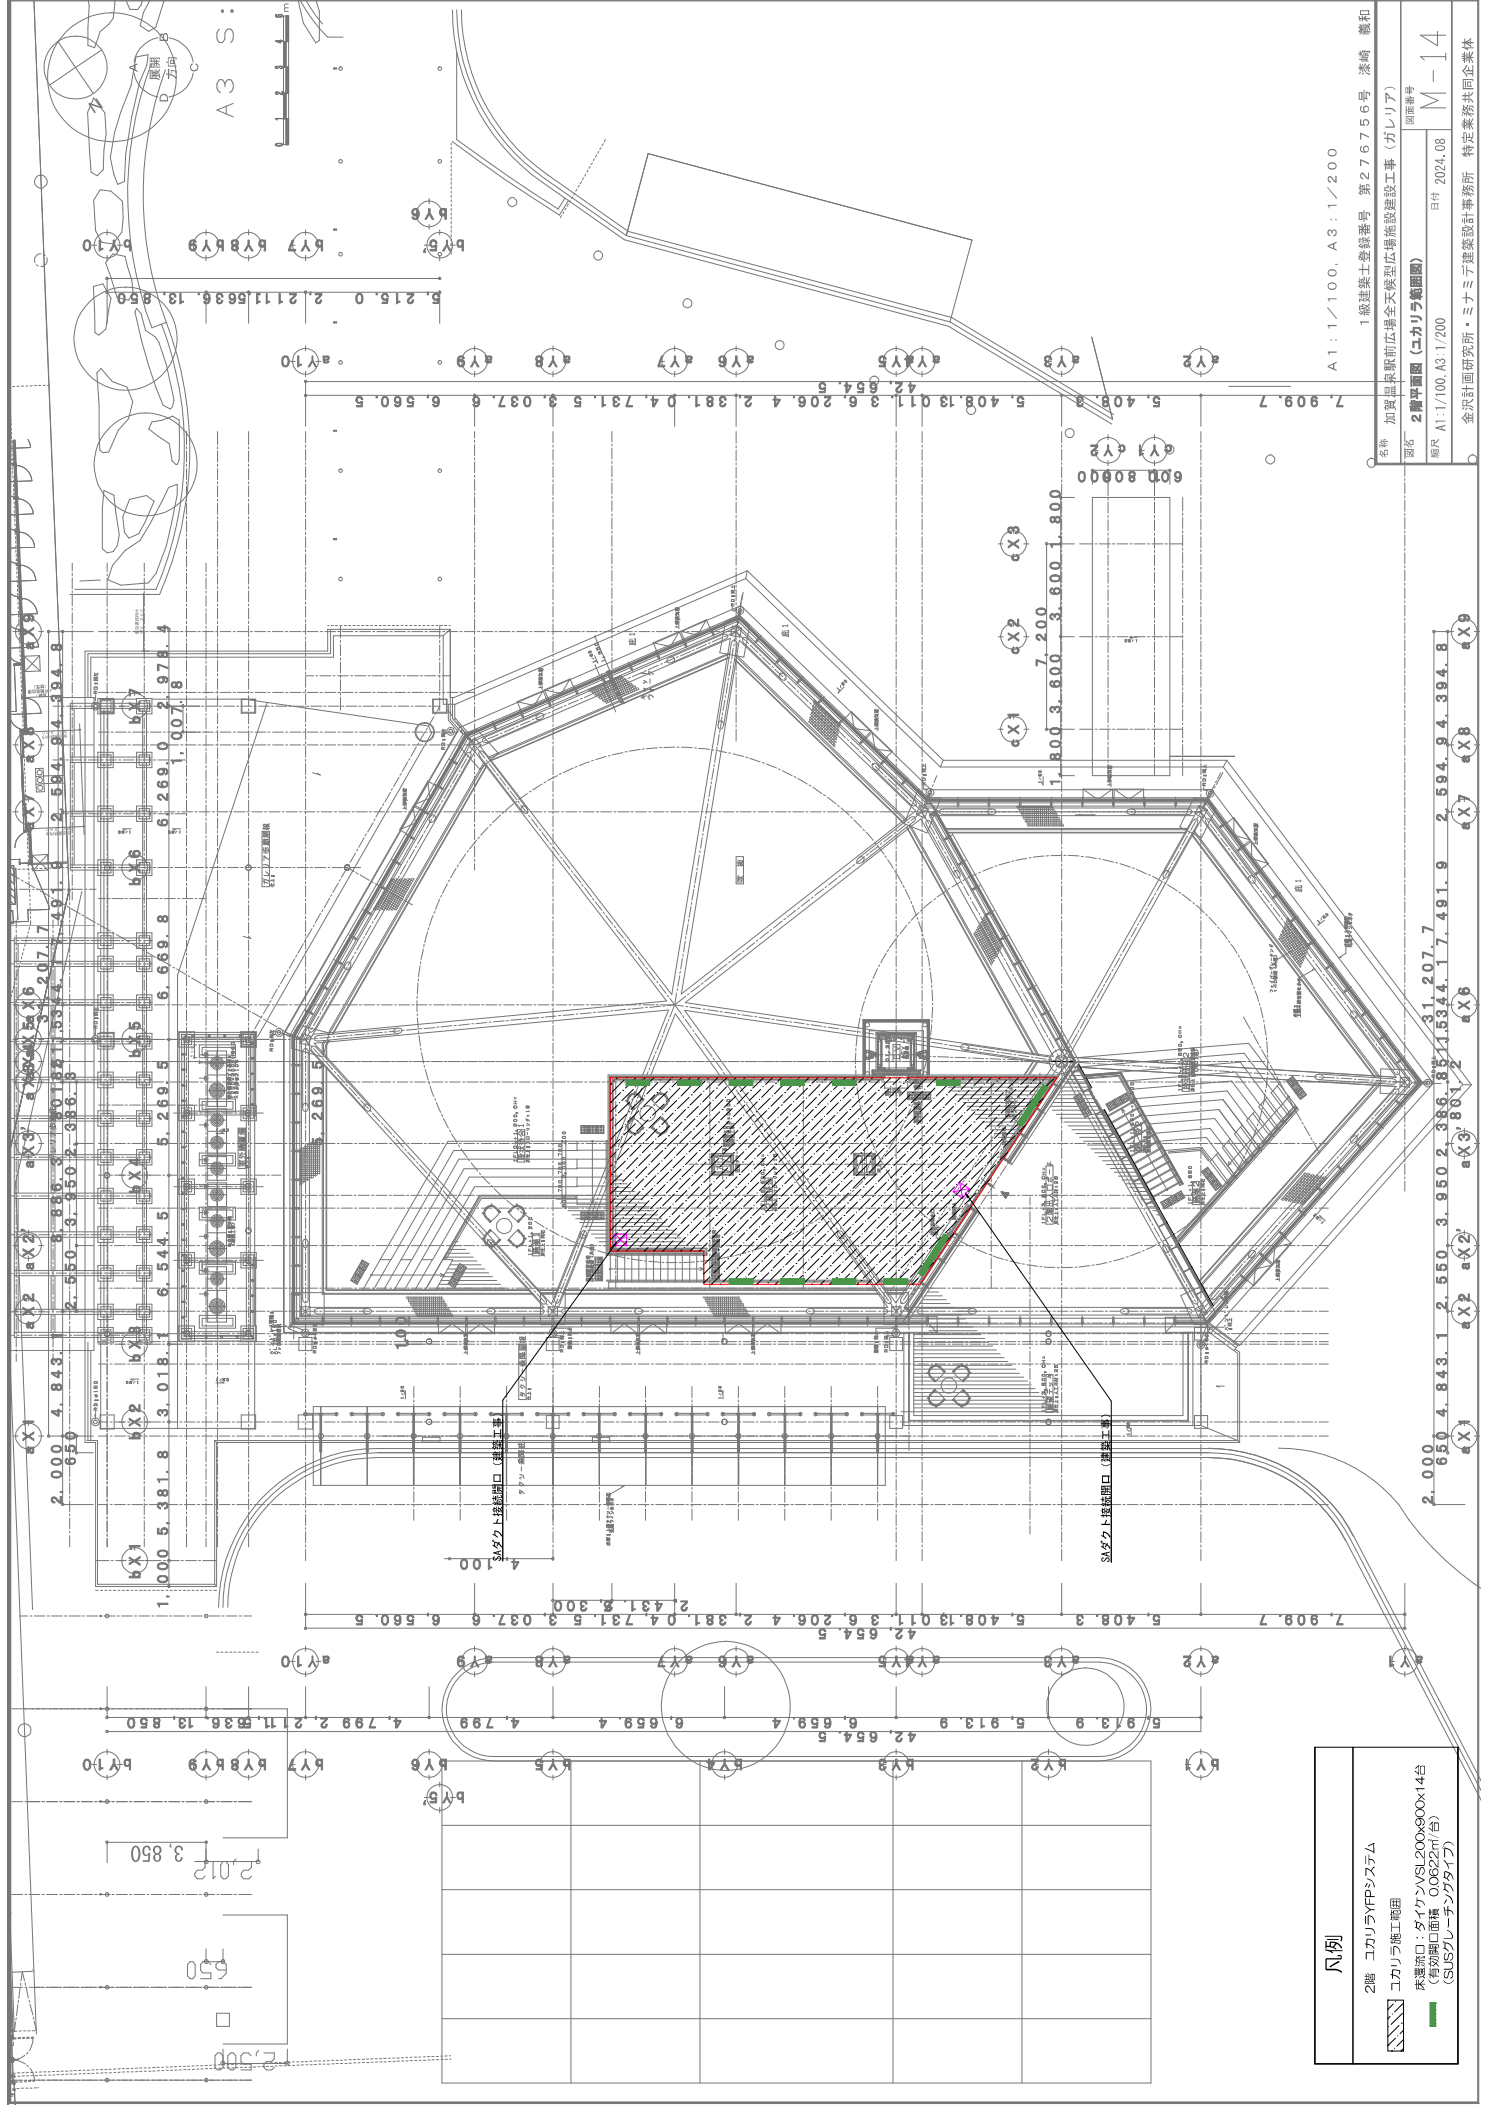

凡例

2階 コカリラYFPシステム


コカリラ施工電図

床下開口：ダイヤケ/VSL200x800x14台
(有効開口面積 0.0622㎡/台)
(SUSグレーチングタイプ)


1階YCB基本断面

SA流路断面


RA流路断面

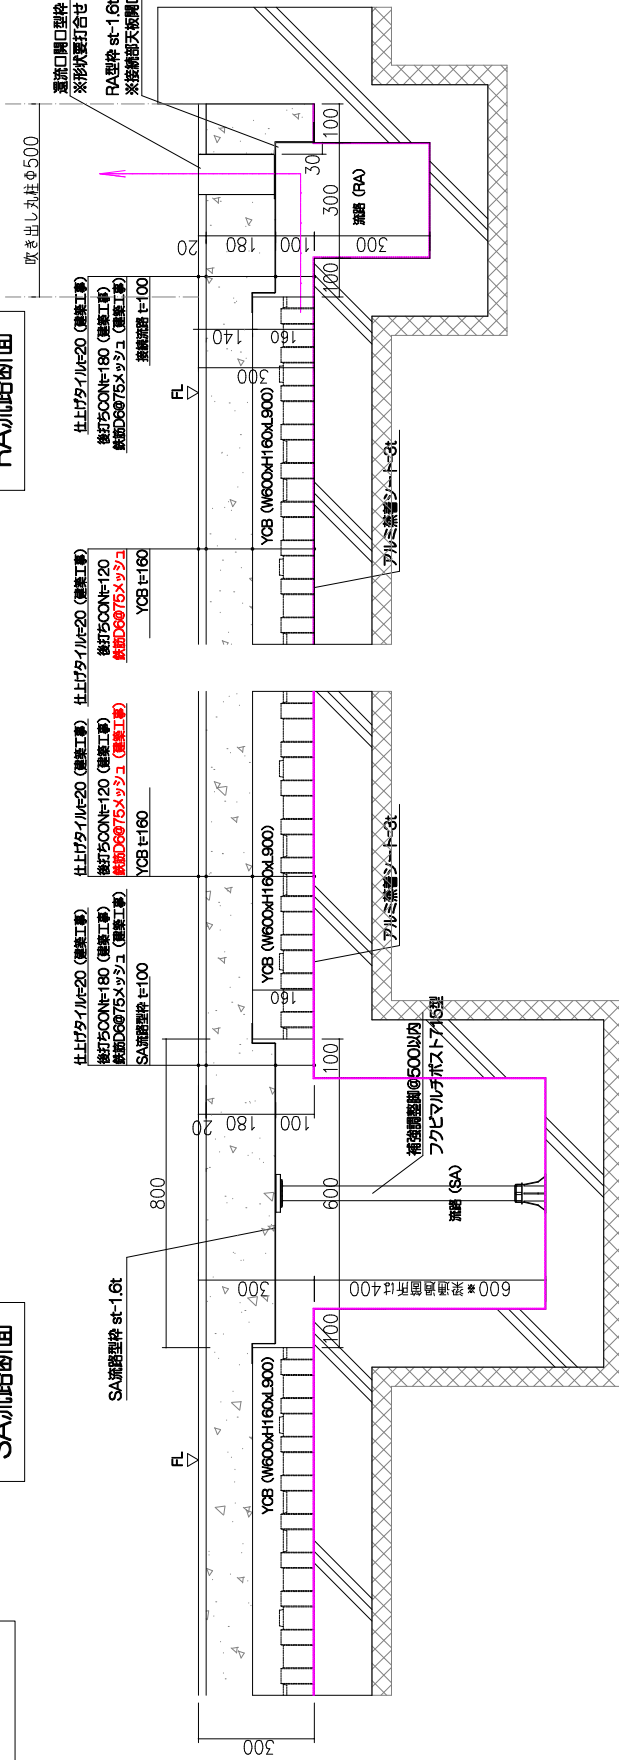


2階YFP基本断面

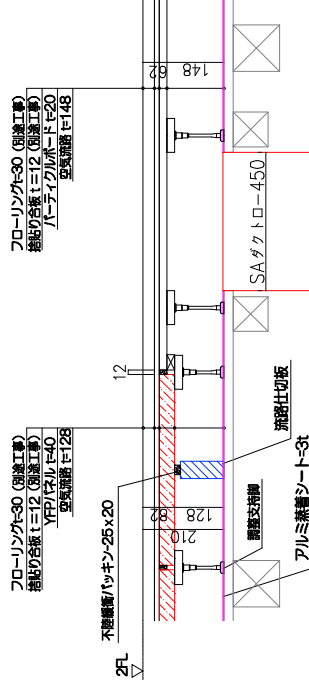

1階平面図

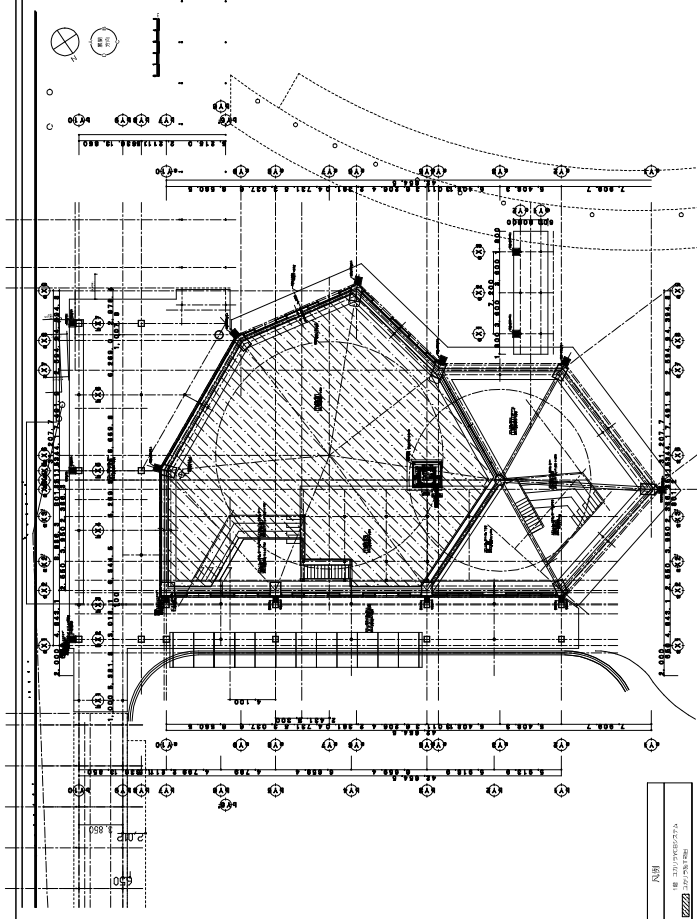

ユカリラコンクリート蓄熱ブロック (YCB) 断面参考図

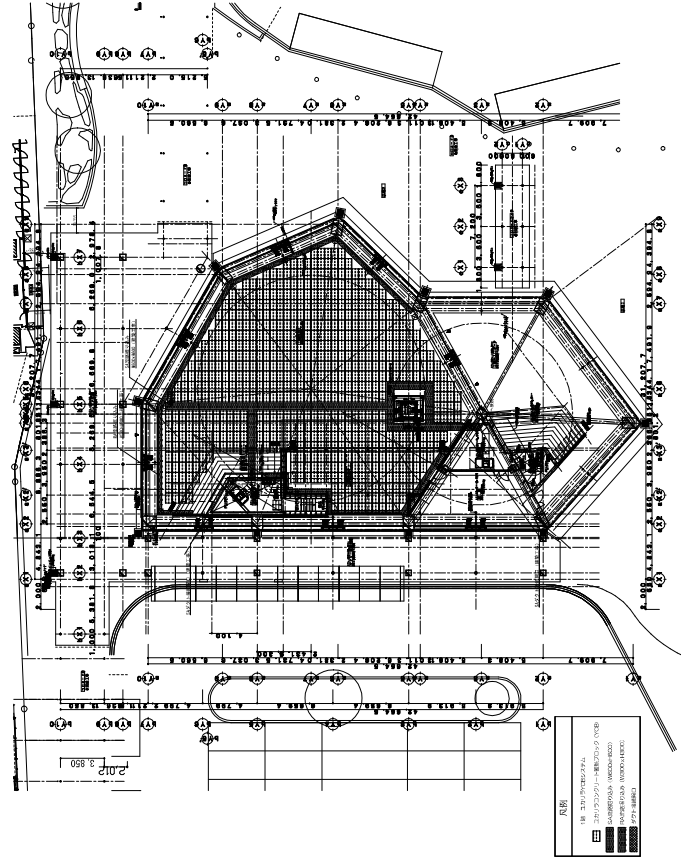


断面詳細参考図

1階YCB断面 (SARA部)


SA部断面

RA部断面

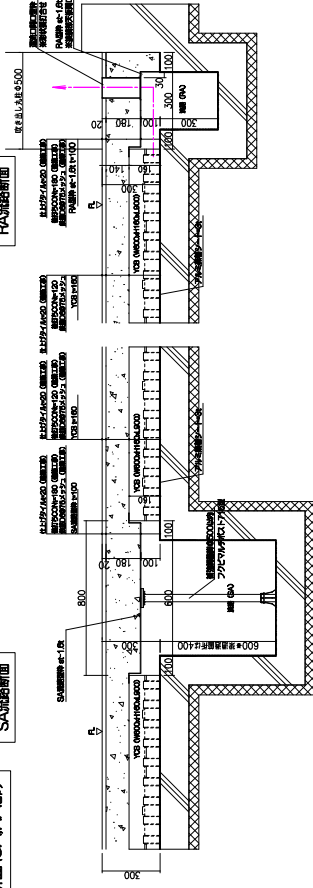


ユカリラコンクリート蓄熱ブロック (YCB) 一般断面

YCB一般部断面

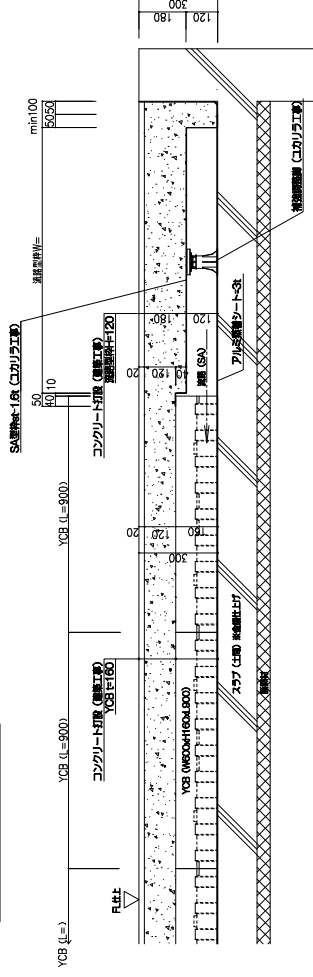


ユカリラコンクリート蓄熱ブロック (YCB) 外形図


YCB本体断面









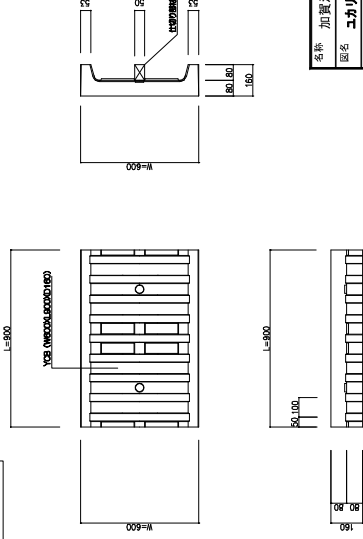


断面详细参考图

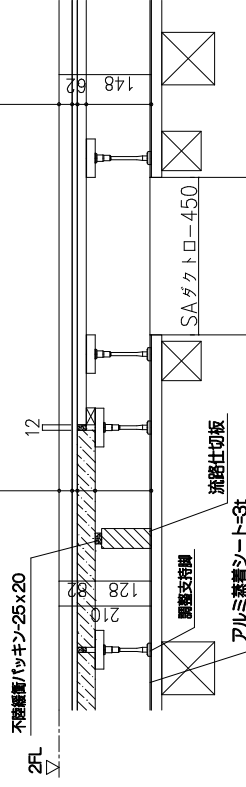

ユカリラふく射パネル (YFP) 外形図

 

         ユカリラふく射パネル (YFP)			
1820mm x 600mm x 40t	1212mm x 600mm x 40t	909mm x 600mm x 40t	606mm x 600mm x 40t
 YRP1800A	 YRP1200A	 YRP900A	 YRP600A
 YRP1800B	 YRP1200B	 YRP900B	 YRP600B
 YRP1800C	 YRP1200C		
 YRP1800A	 YRP1200B		

金沢計画研究所・三三三建築設計事務所 特定業務共同企業体